


POWIATOWY DOM POMOCY SPOŁECZNEJ W PŁAZIE
 Aranżacja i wyposażenie łazienki - budynek B - I piętro
 skala 1:20

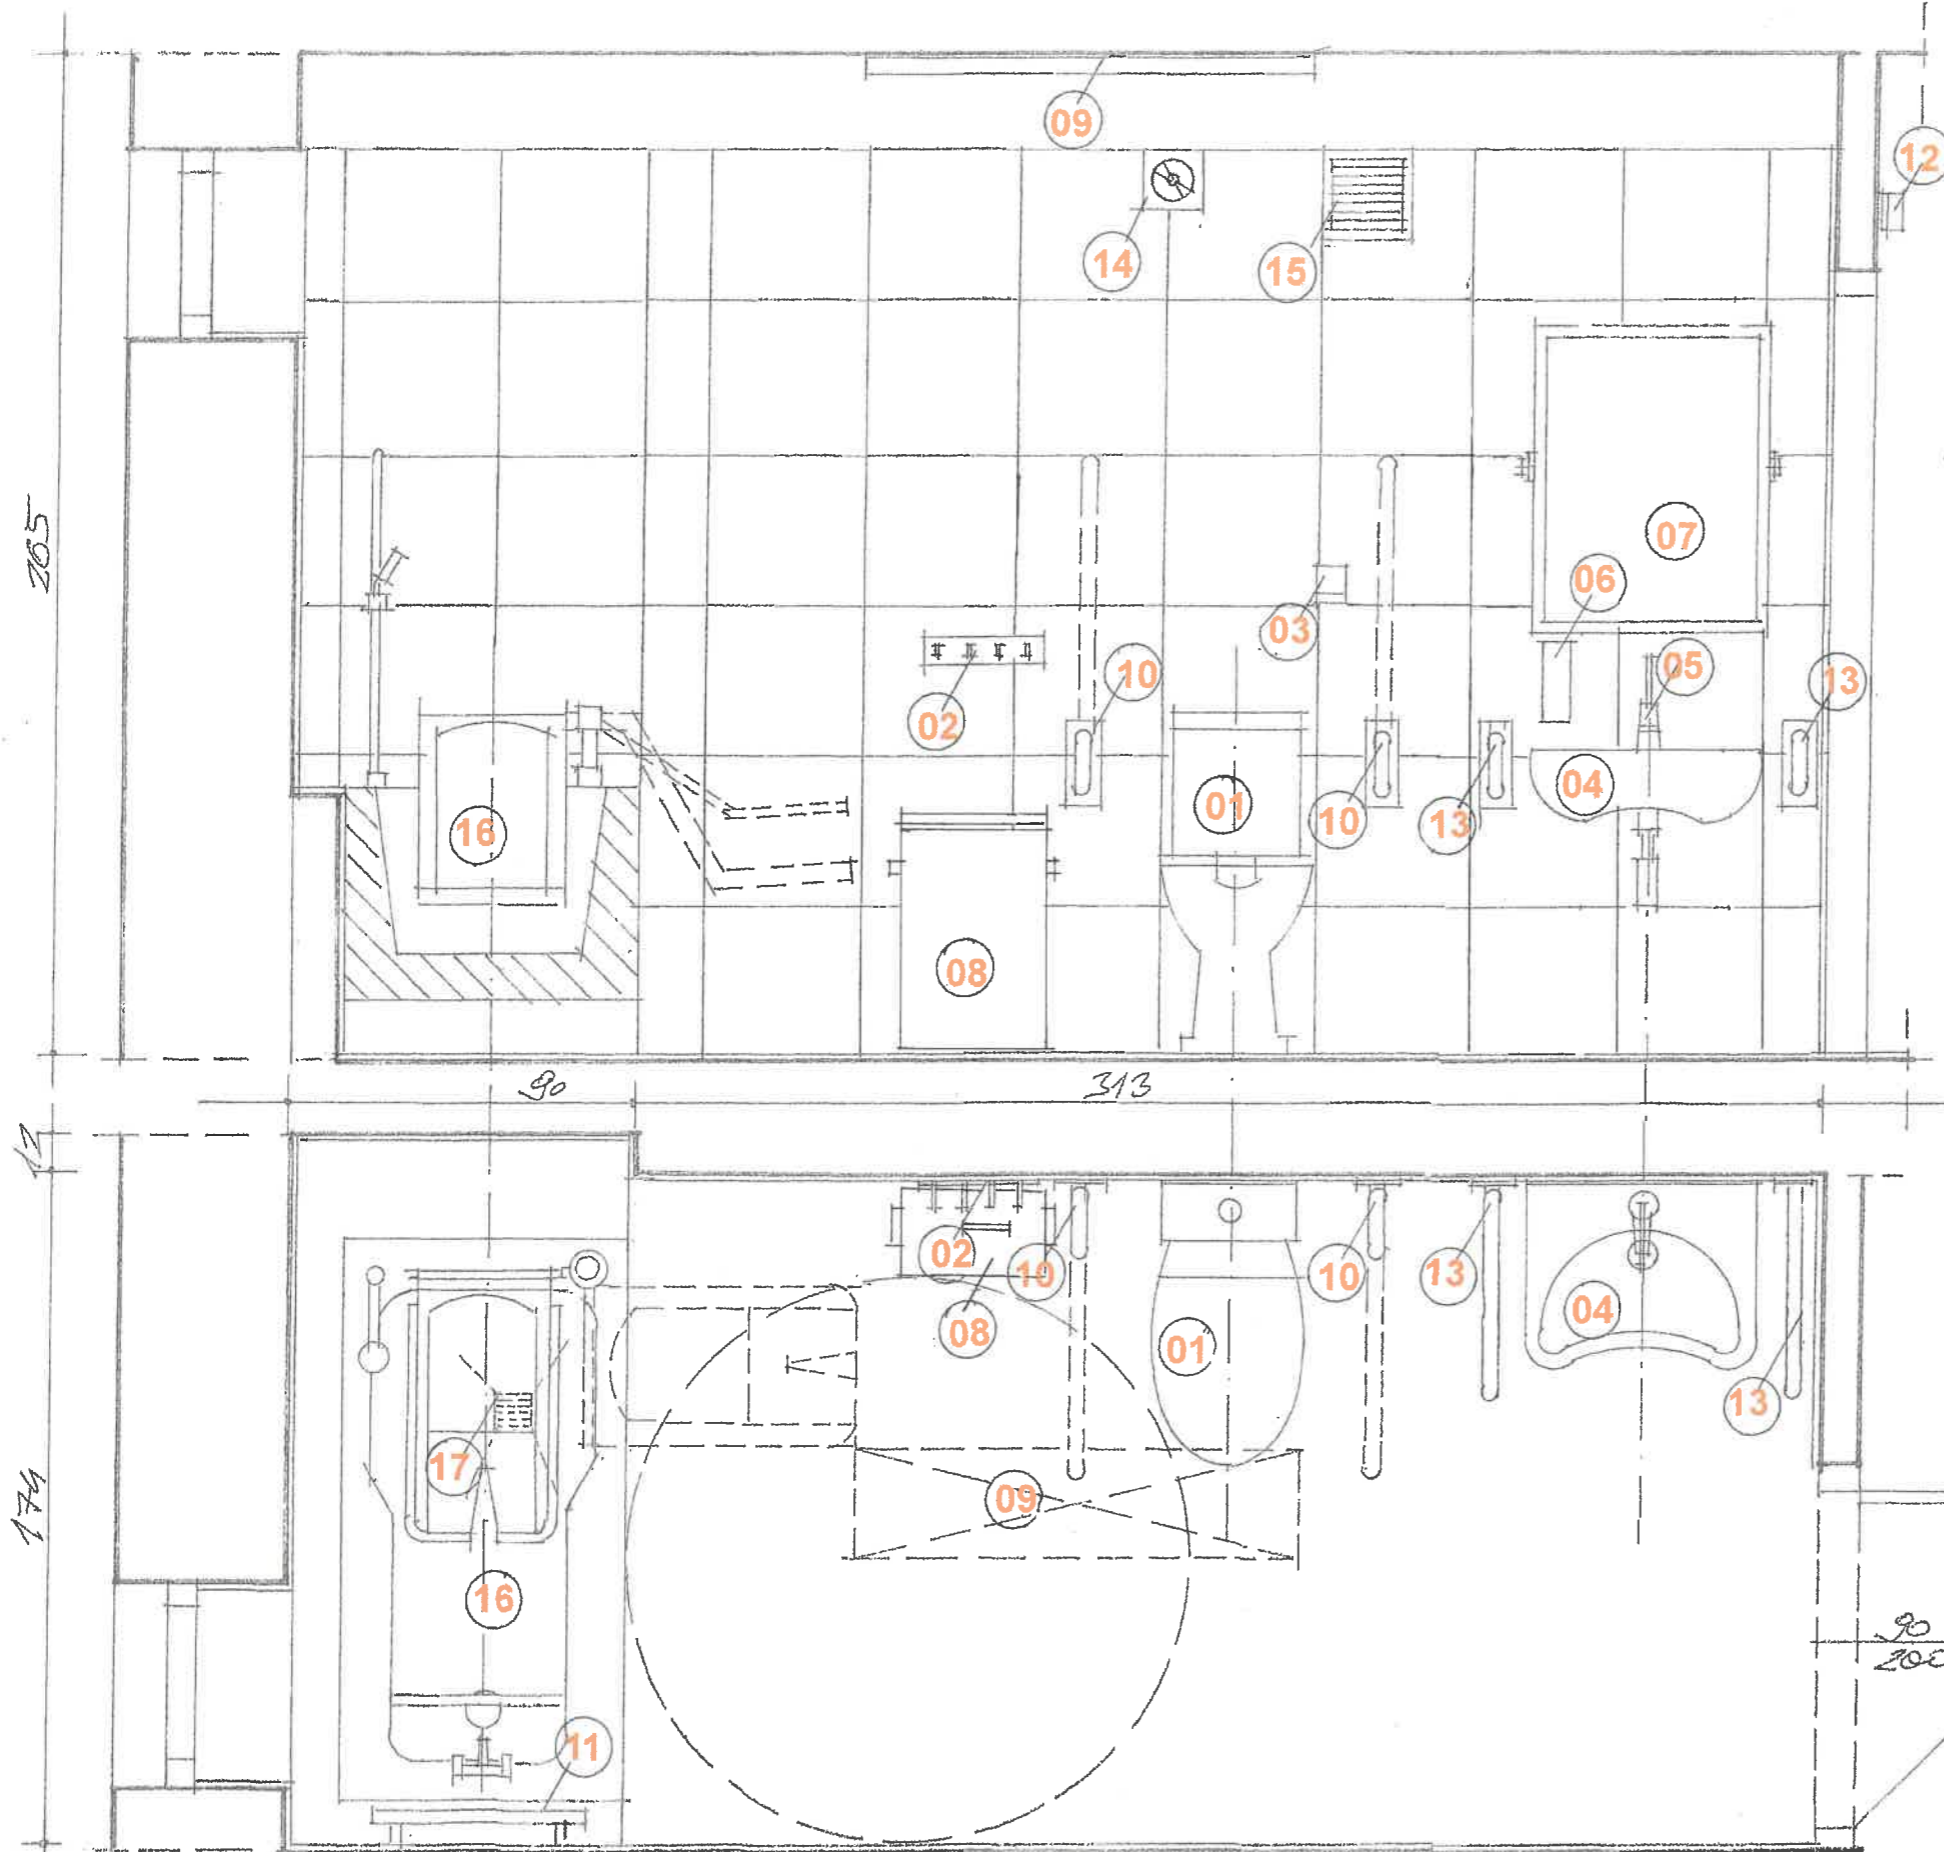

- 01. WC kompakt dla osób niepełnosprawnych z odpływem poziomym
- 02. Wieszak
- 03. Przycisk przywoławczy bezprzewodowy
- 04. Umywalka dla osób niepełnosprawnych
- 05. Bateria umywalkowa z uchwytem lekarskim
- 06. Dozownik ścienny do mydła
- 07. Lustro uchylne 800x600
- 08. Kosz na brudną odzież
- 09. Plafon łazienkowy led -IP44-120x30-40W
- 10. Poręcz uchylna -800
- 11. Grzejnik drabinkowy
- 12. Sygnalizator bezprzewodowy systemu przywoławczego
- 13. Poręcz stała -600
- 14. Mechaniczna wentylacja wywiewna
- 15. Wentylacja grawitacyjna
- 16. Wanna z zintegrowanym podnośnikiem 1500x750 z słupkami - kompletna instalacja
- 17. Kratka ściekowa pod wanną

mgr inż. arch. Adam Jarmak
 Al. Henryka 65, 32-500 Chrzanów
 UPR NR 14795